


# 渭南市蒋家水厂水力流程图

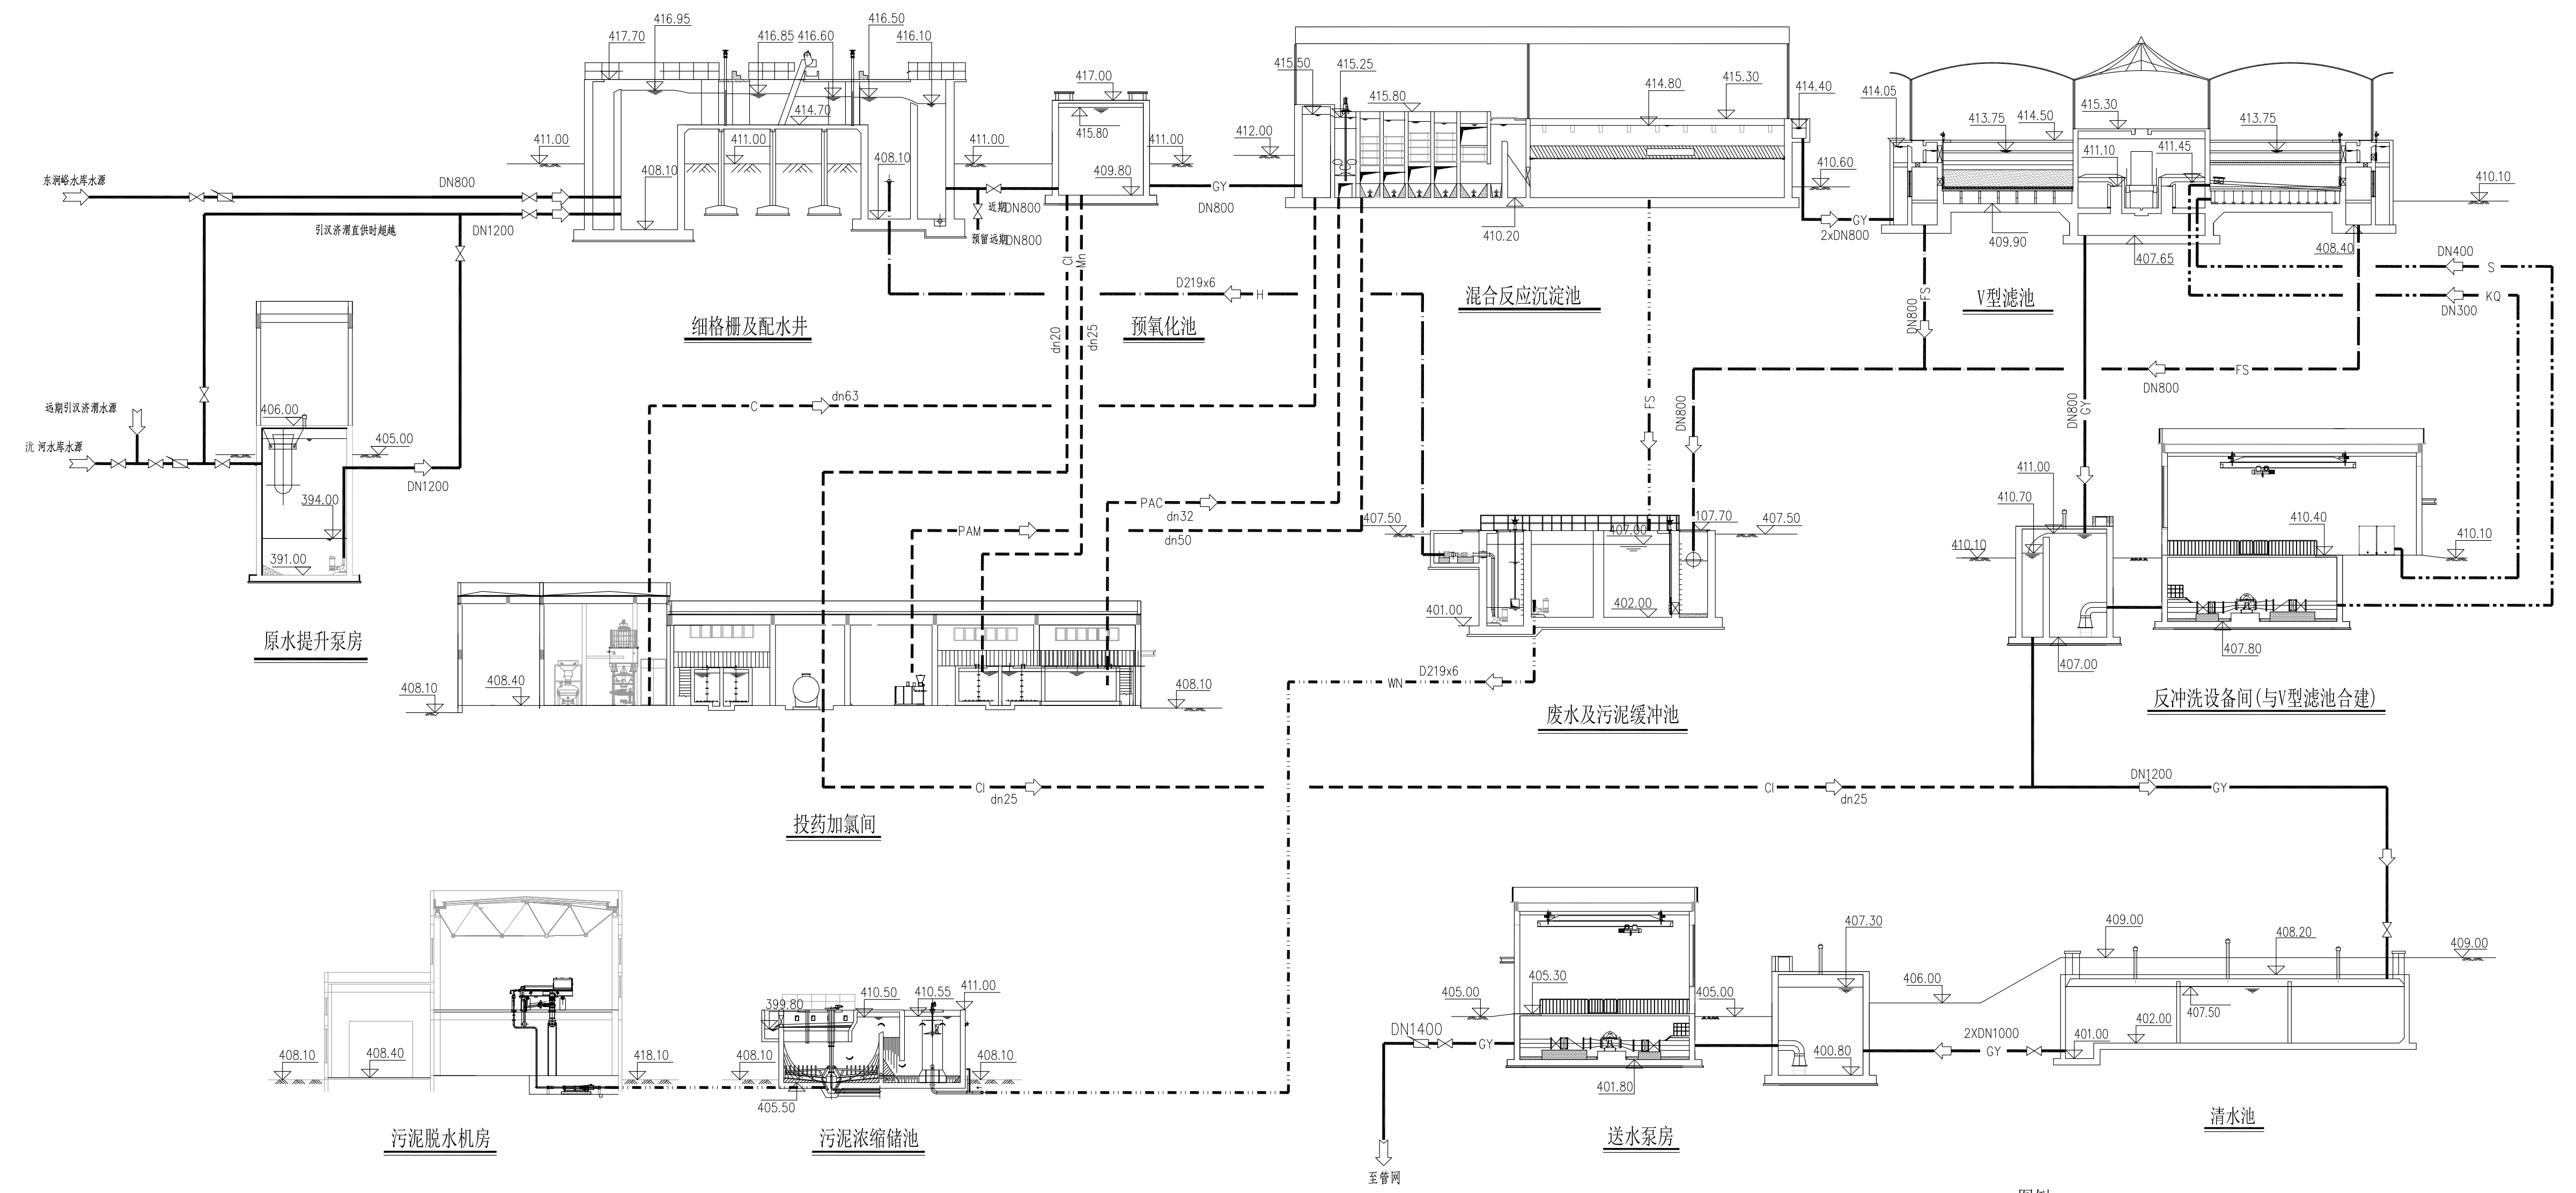

### 附图7 蒋家水厂水力流程图

说明:

- 1、图中标注尺寸均为mm计。
- 2、图中高程系为1985国家高程基准。

#### 图例

—GY—	工艺给水管	- - -PAC-	聚合氯化铝
- - -FS-	废水管道	- - -PAM-	聚丙烯酰胺
- - -KQ-	反冲洗气管	- - -C-	粉末活性炭
- - -S-	反冲洗水管	- - -Mn-	高锰酸钾
- - -H-	回用水	- - -Cl-	次氯酸钠
- - -WN-	污泥管道		

中国市政工程华北设计研究总院有限公司		日期	2022年05月	
		阶段	可研	
审核	工程名称	渭南市蒋家水厂建设项目	比例	—
设计	设计项目	给排水	工号	2022-K-012-001
	图名	水力流程图	分号	02
			图号	S-02